

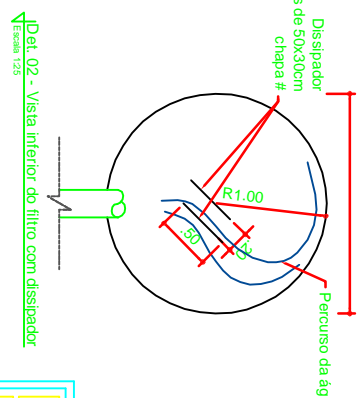


Det. 01 - Vista superior do filtro. Escala 1/25.

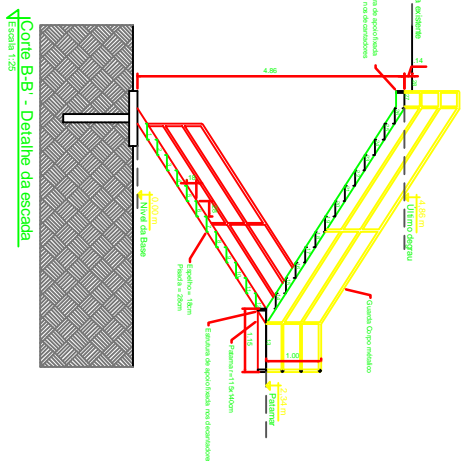

Planta baixa - Passarelas de acesso e manutenção (Floculadores). Escala 1/30.

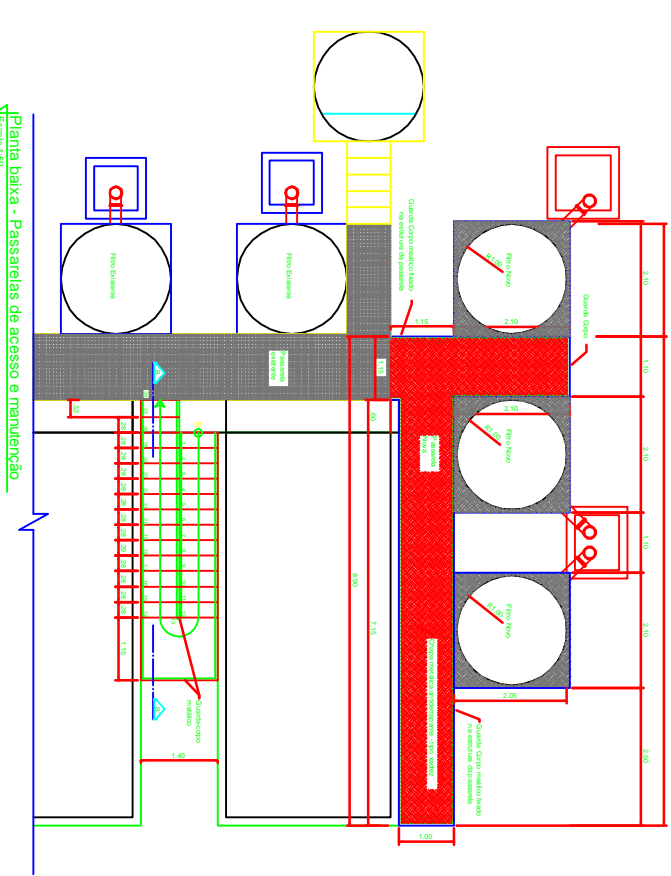

Planta baixa - Passarelas de acesso e manutenção. Escala 1/30.

PROJETO ARQUITETÔNICO PLANTA BAIXA, CORTES	
ESCALA 03 / 0,3	
CONSTRUÇÃO DE OBRA INSTITUCIONAL	
Autor: MARCIO S. C. JUNIOR N° 53. MODULO 02 JUNHO / ANO CEP-7520-000	Proprietário Contratante: DEPARTAMENTO DE ÁGUA E ESGOTO DE SÃO PAULO COMP. DE INTERMEDIOS
Autor de Responsabilidade Técnica: MARCIO S. C. JUNIOR N° 53. MODULO 02 JUNHO / ANO CEP-7520-000	Autor de Responsabilidade Técnica: MARCIO S. C. JUNIOR N° 53. MODULO 02 JUNHO / ANO CEP-7520-000
ESCALA 03 / 0,3	DATA ABRIL/2016