




Vista Frontal dos flocculadores, decantador e filtro.
Escala 1:20

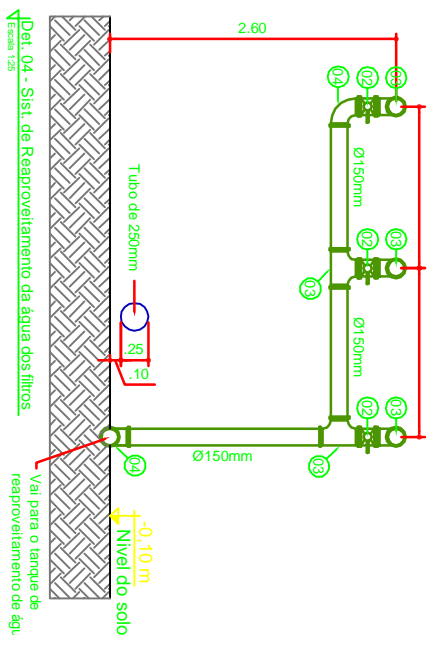


Det. 04 - Sisti. de Respoejamento de água dos filtros.
Escala 1:25

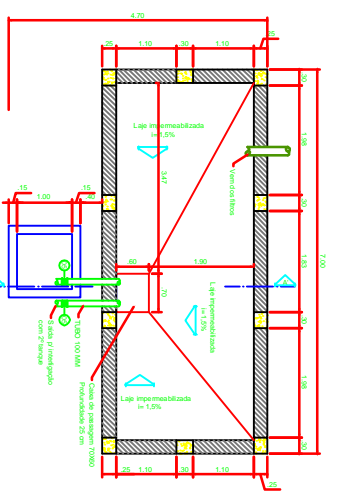


Det. 05 - Tanque de respoejamento de água - base do decantador.
Escala 1:25

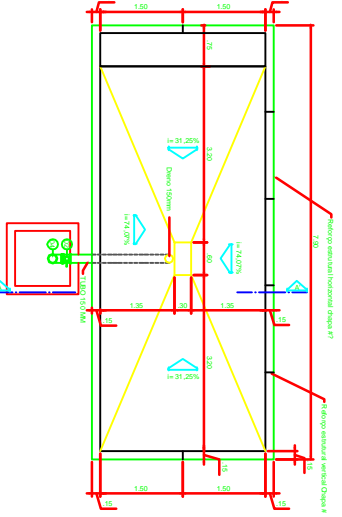

Det. 06 - Detalhe do fundo do decantador.
Escala 1:25

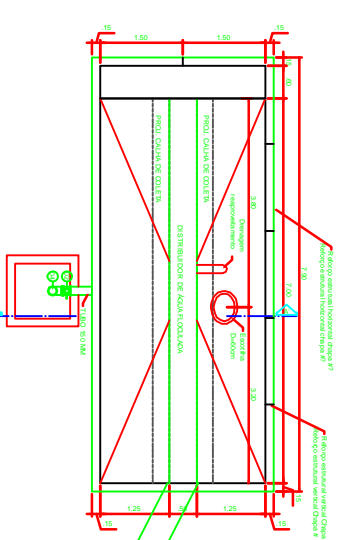

Det. 07 - Vista Superior do decantador.
Escala 1:25

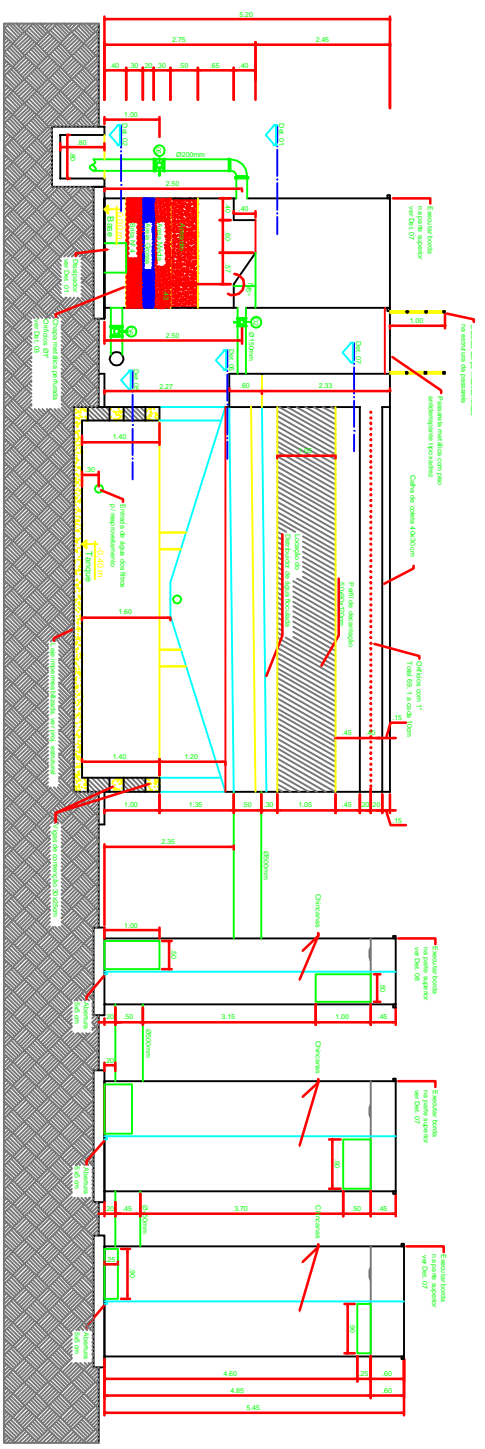

Corte C-C - Corte transversão das instalações - Flocculadores, Decantador e Filtro.
Escala 1:20

<p>PROJETO ARQUITETÔNICO</p> <p>PLANTA BAIXA, cortes</p> <p>02 / 03</p>	
<p>CONSTRUÇÃO DE OBRA INSTITUCIONAL</p>	
<p>Proprietário Contratante:</p> <p>DEPARTAMENTO DA ÁGUA E ESGOTO SANITÁRIO COPASA/PAVIMONTE</p>	<p>Proprietário Contratante:</p> <p>DEPARTAMENTO DA ÁGUA E ESGOTO SANITÁRIO COPASA/PAVIMONTE</p>
<p>Arquiteto Responsável Técnico:</p> <p>MARCOS C. J. SOUZA ARQUITETO E URBANISTA RUA: SÃO JOSÉ, 867-7830</p>	<p>Arquiteto Responsável Técnico:</p> <p>MARCOS C. J. SOUZA ARQUITETO E URBANISTA RUA: SÃO JOSÉ, 867-7830</p>
<p>Arquiteto:</p> <p>AV. GABRIEL MÜLLER Nº 53, MODULO 02 JULINA / MT CEP: 7520-000</p>	<p>Arquiteto:</p> <p>AV. GABRIEL MÜLLER Nº 53, MODULO 02 JULINA / MT CEP: 7520-000</p>
<p>Engenheiro:</p> <p>MARCELO A. S. SOUZA RUA: SÃO JOSÉ, 867-7830</p>	<p>Engenheiro:</p> <p>MARCELO A. S. SOUZA RUA: SÃO JOSÉ, 867-7830</p>
<p>Arquiteto:</p> <p>MARCELO A. S. SOUZA RUA: SÃO JOSÉ, 867-7830</p>	<p>Arquiteto:</p> <p>MARCELO A. S. SOUZA RUA: SÃO JOSÉ, 867-7830</p>